



Grundriss Einlaufbauwerk (EB) und Grundablass (GA) M 1:50

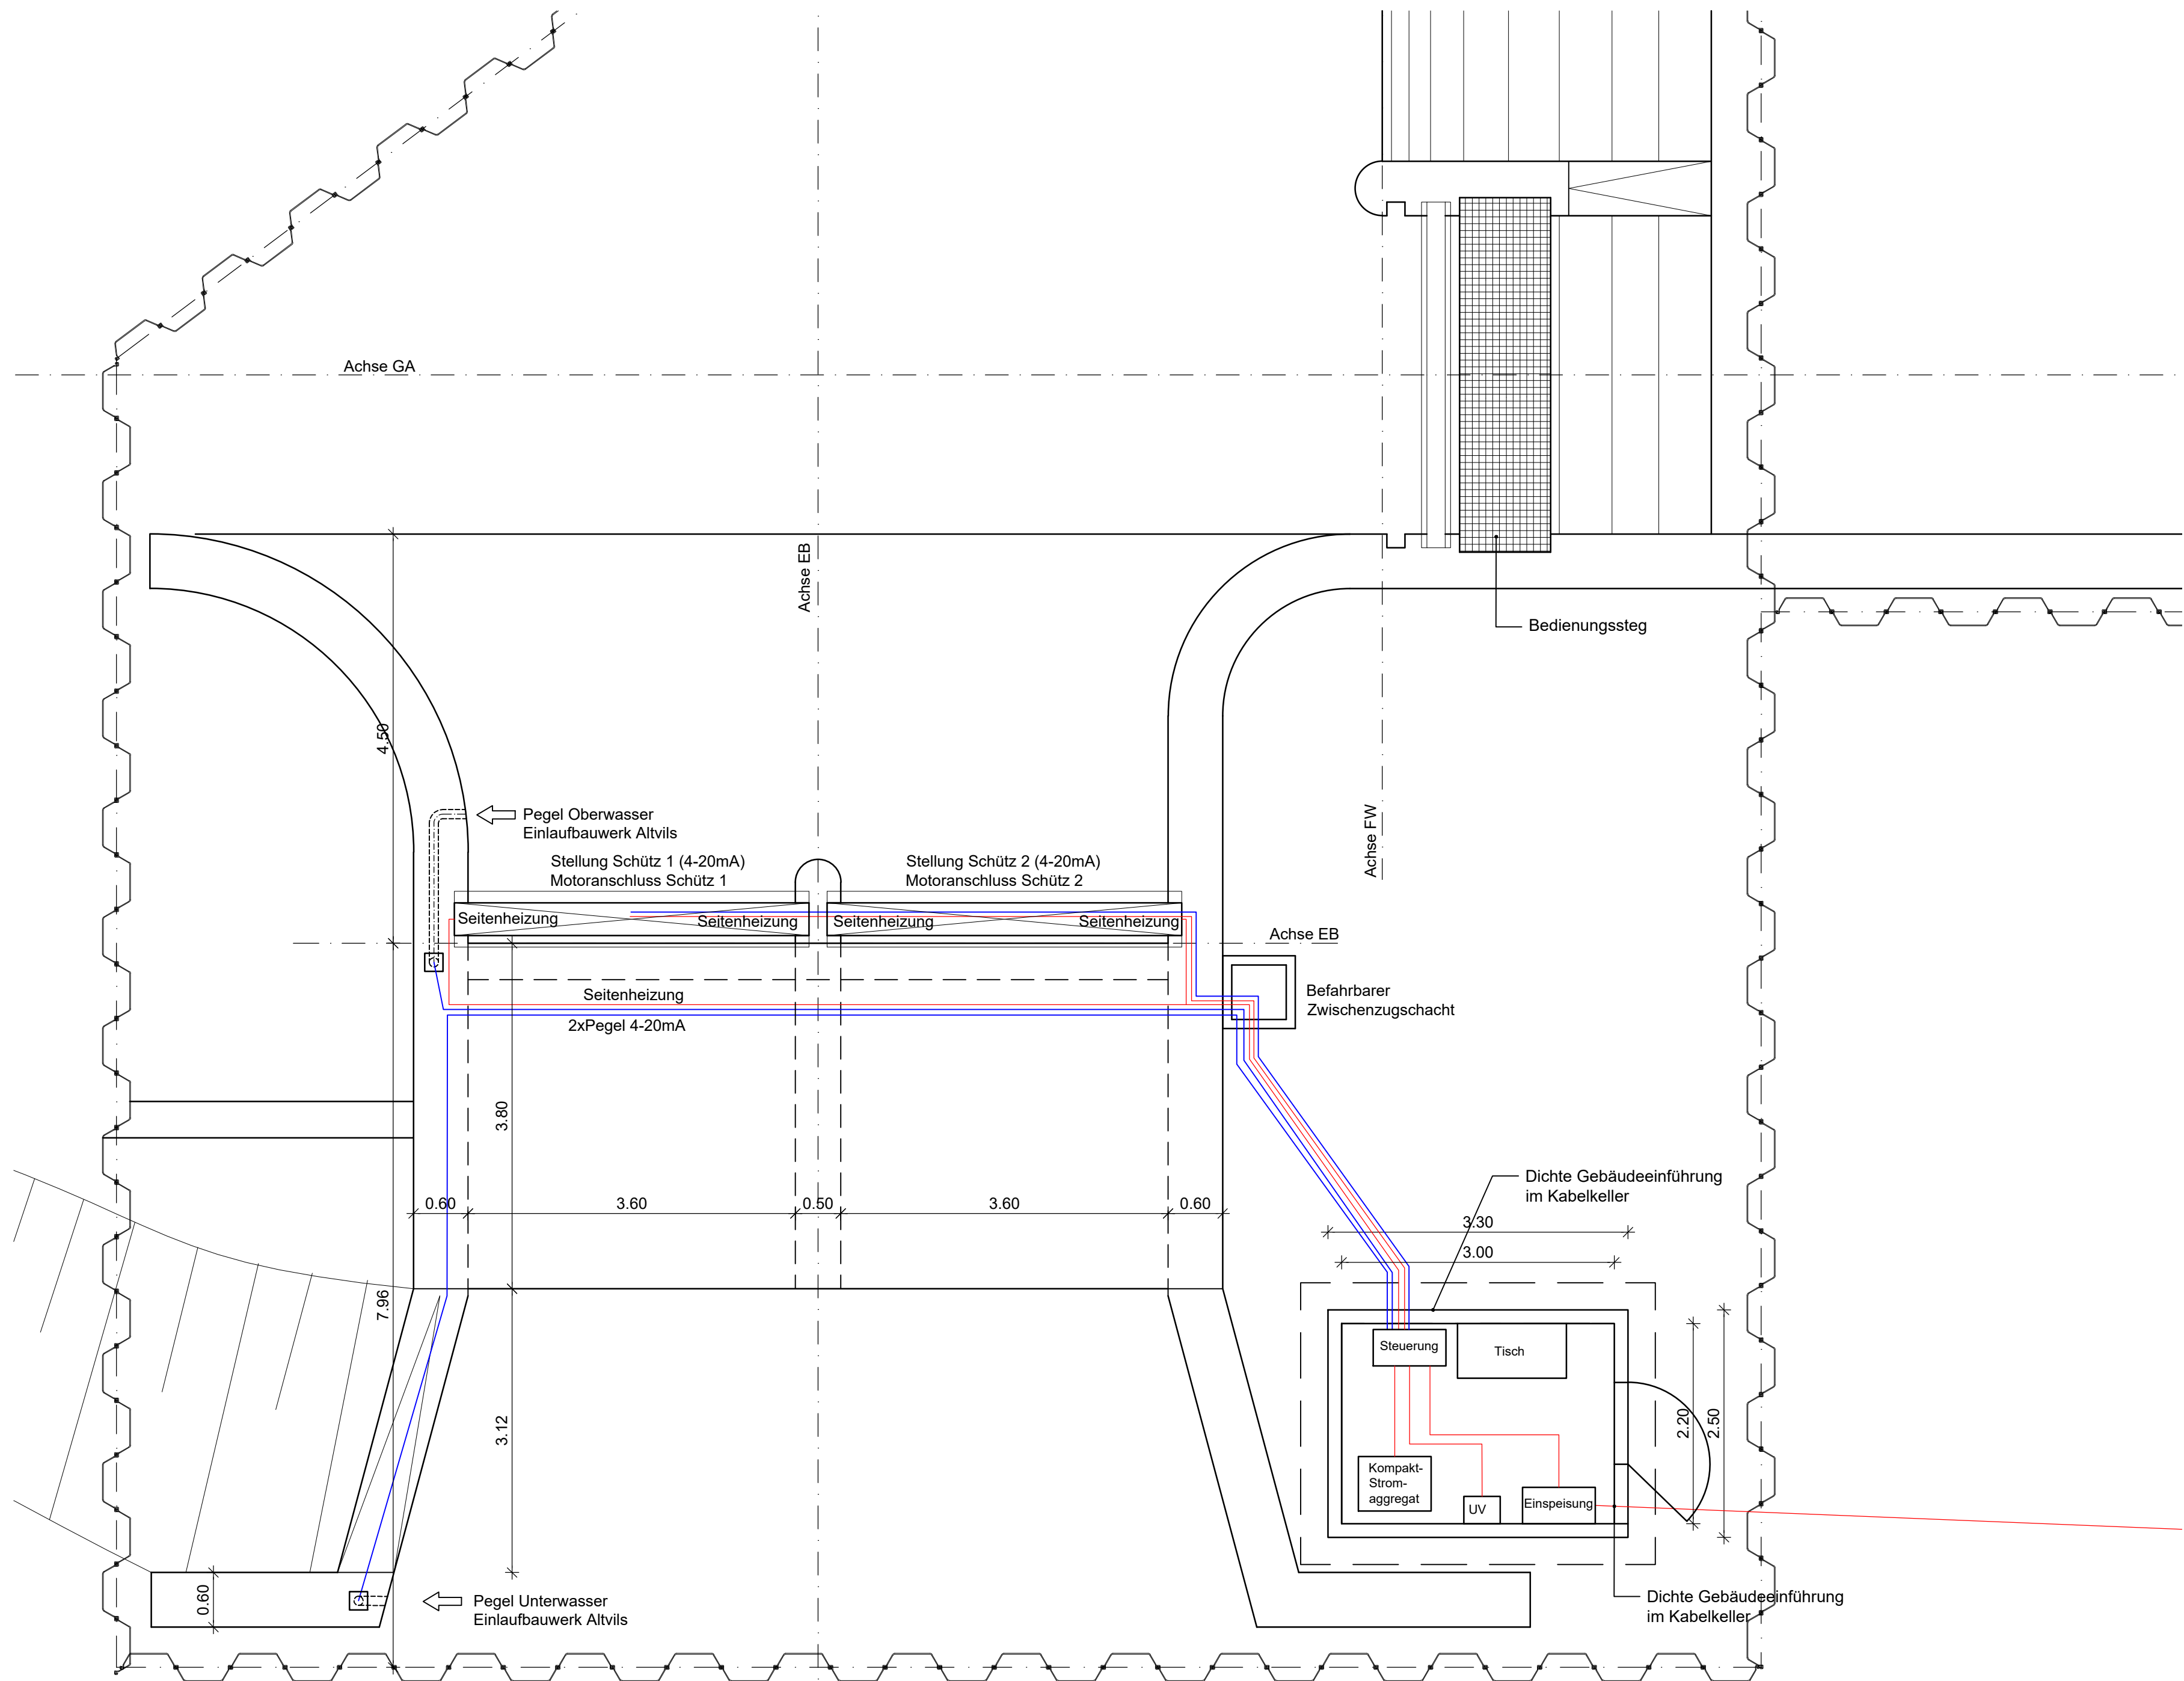


LEGENDE	
Entwurf	— : 400V bzw. 230V Leistungskabel
	— : Signalkabel

- Betriebsart:**
- Automatik => Automatische pegelabhängige Steuerung der beiden Schützen am Vilselauf
 - Manuell => Manuelle elektrische Bedienung der Schütz am Vilselauf
 - O. Revision => keine Bedienung möglich
- Signalfernübertragung:**
- Übertragung von Störungsmeldungen über ein Telenot mit GSM-Signal auf ein Handy oder ein Festnetztelefon
- Signalanzeige am Schaltschrank:**
- Pegel (2 Stick.)
 - Schützstellungen
 - Störungen, Störungsprotokoll

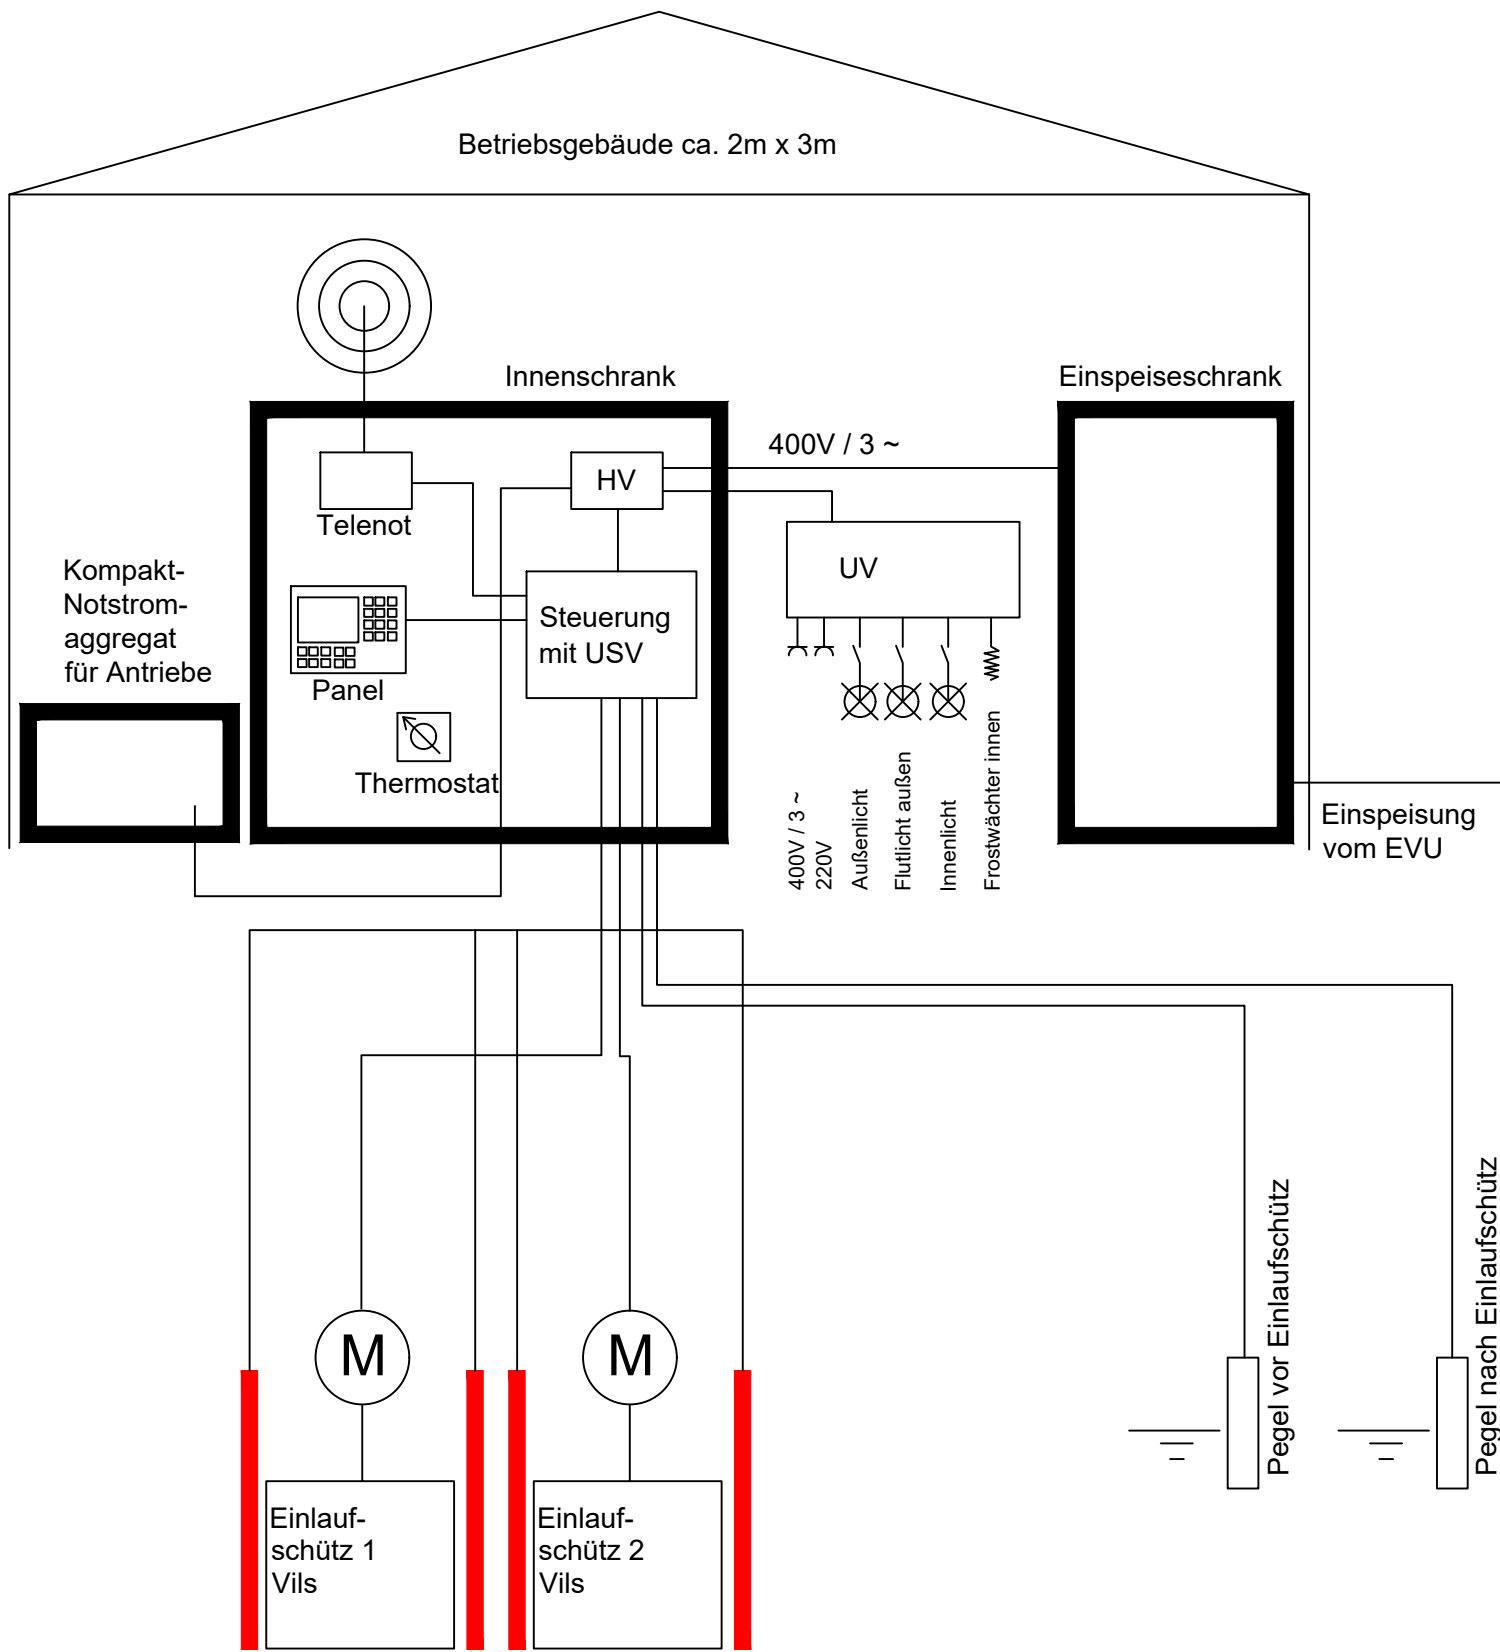

- M** : Motor mit Stellungsmessung und Endlagenschalter (z.B. Aumaantrieb), Stromloser Handbetrieb durch abschließbare Handkurbel
- : Heizung in der Seitenführung

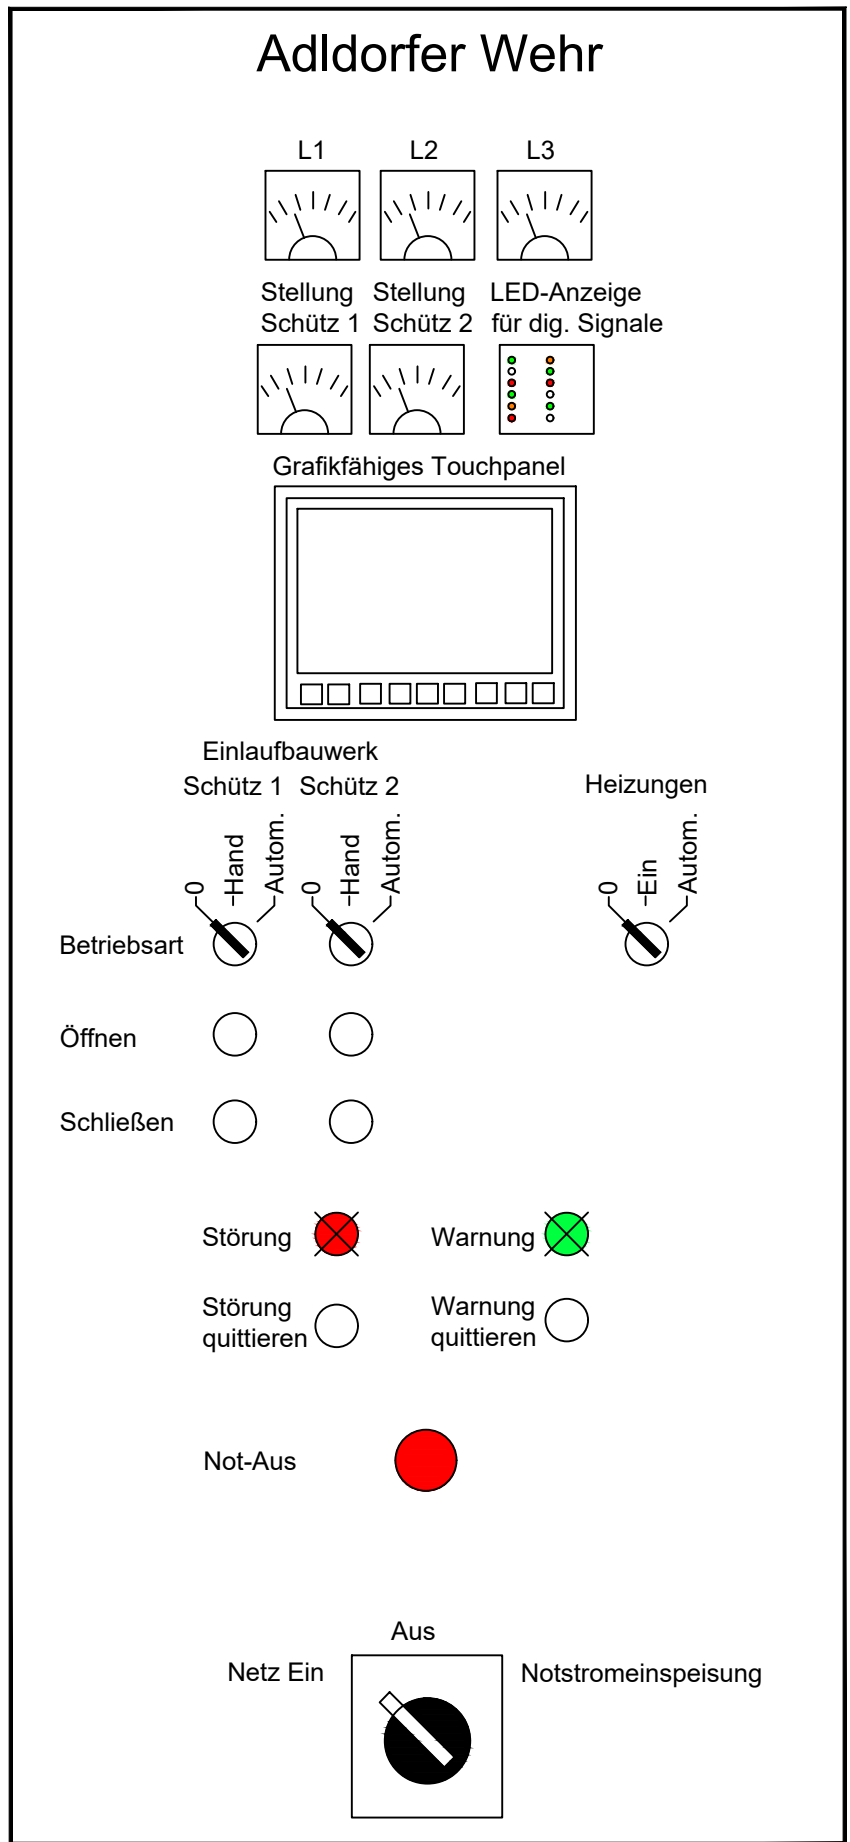

Grafikfähiges Touchpanel zur:

- Visualisierung
- Anzeige von Messwerten, Störungen etc.
- Parametrierung

(Aufbau der Bedienungsebenen im Rahmen des Pflichtenhefts)

PLANGRUNDLAGE		
Nr.	Symbol	Plan
1	s. Legende	DFK Stand 05/2017
2	—	Vektorisierter Bestandsplan "Wehr bei km 8.850" vom 28.04.58
3	-	Dig. Orthophoto, Aufnahme datum 17.07.2013
4	s. Sparten- legende	Spartenauskunft vom Juli 2014: a.) Bayerwerk => siehe Spartenlegende b.) Gemeinde Eichendorf => keine Sparten c.) Energienetz Bayern => keine Gasleitung
5	-	Querprofilaufnahmen Plan 14040/01 vom 17.07.2014 von IB Ussing
6	-	Vermessung von Geopius vom Juli 2015
7	-	Geologische Bohrungen B1 und B2 vom März 2017

Prüf- und Genehmigungshinweise:

			c		
			b		
			a		
Änderungen:			Nr.	Datum:	Name:
Vorhaben:	Gew. 1.Ordnung Vils Neubau Addorfer Wehr Freistaat Bayern Dingolfing - Landau 94428 Eichendorf OT Addorf		Planungsstand, Anlage Nr.: Teil 2 zur Genehmigungs- planung Teil 1 v. 12.09.2022		
Plan-Nr.: 009					
Vorhabensträger:			Schutzvermerk, Dateiname:		
Landkreis:					
Gemeinde:					
Maßstab: 1:50	Neubau Addorfer Wehr Funktions- und Anlagenschema M/E-Technik		Ausgabe vom		
			Ersatz für		
			Ursprung		
Wasserwirtschaftsamt Landshut			Datum		
Vorhabensträger			Name		
28.06.2023			bear. Juni 2020		
Unterschrift			Haisch		
Datum			gez. Juni 2020		
			Haisch		
			gepr. Juni 2020		
			Hanke		